


SITUACE ŠIRŠÍCH VZTAHŮ 1 : 10 000

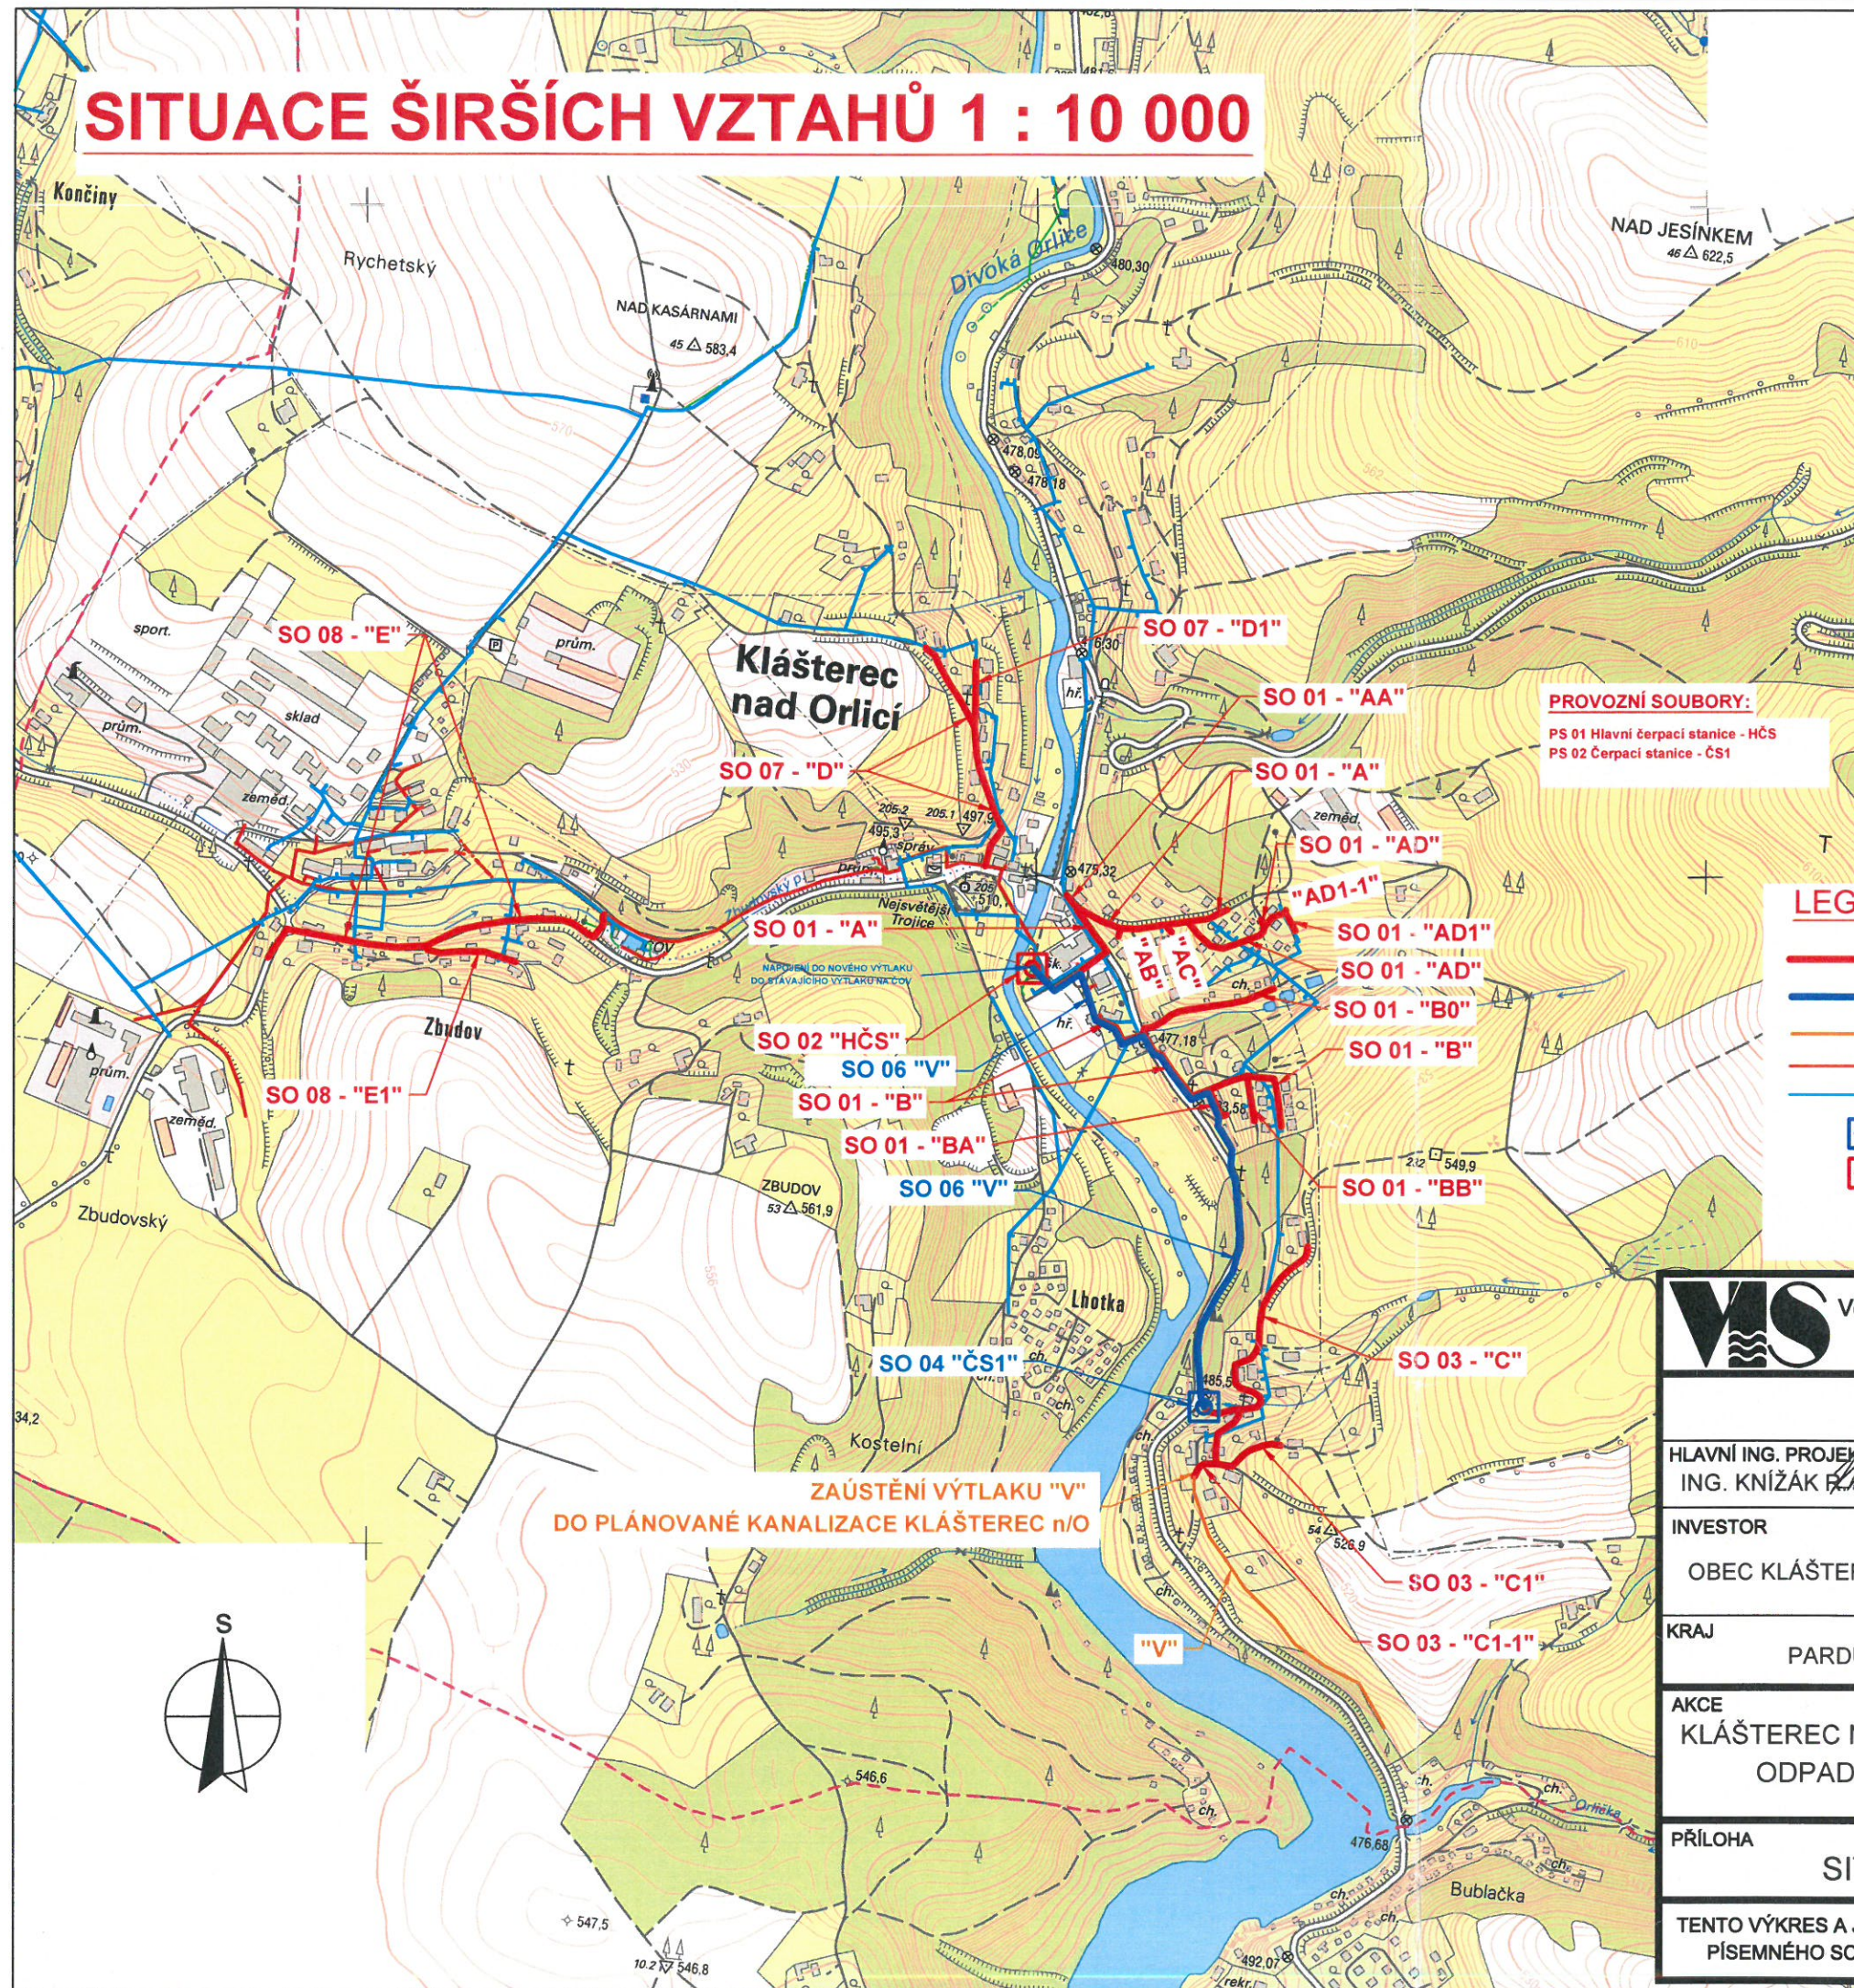

STAVEBNÍ OBJEKTY:

OBJEKT	STOKA / ŘAD / VÝTLAK	Gravitační kanalizace				Kanalizační Výtlak	CELKEM (m)	
		MATERIÁL / DN						
		PPU2 žebrované, SN10		PVC - KG		PE100RC (PP)		
		300	250	150	200	Ø110x10,0mm		
01	Gravitační stoky Čertovka , Hádky							
	A	288	73				361	
	AA	25					25	
	AB				1,5		1,5	
	AC	4,5					4,5	
	AD		154				154	
	AD1	71					71	
	AD1-1				4		4	
	B	236	173				409	
	B-0		213				213	
02	BA	52					52	
	BB		68				68	
	CELKEM za SO 01 (m)	676,5	681	0	5,5	0	1363	
	Intenzifikace Hlavní čerpací stanice - HČS							
	Gravitační stoky Lhotka							
	C	55	341				396	
	C1	98,5	108,5				207	
	C1-1	43					43	
	CELKEM za SO 03 (m)	196,5	449,5	0	0	0	646	
	04	Čerpací stanice - ČS1						
05	Připojka NN k ČS 1							
06	Kanalizační výtlak							
	V					909	909	
	CELKEM za SO 06 (m)	0	0	0	0	909	909	
07	Gravitační stoky Klášterec nad Orlicí							
	D	362					362	
	D1	101					101	
	CELKEM za SO 07 (m)	463	0	0	0	0	463	
08	Gravitační stoky Zbudov							
	E	564					564	
	E1		141				141	
	CELKEM za SO 08 (m)	564	141	0	0	0	705	
09	Gravitační napojovací body							
	NBg			323	12		335	
CELKEM ZA AKCI (m)		1900	1271,5	323	17,5	909	4421	

PROVOZNÍ SOUBORY:

PS 01 Hlavní čerpací stanice - HČS
PS 02 Čerpací stanice - ČS1

LEGENDA:

- NAVRŽENÁ GRAVITAČNÍ KANALIZACE - SPLAŠKOVÁ ODDÍLNÁ
- NAVRŽENÝ KANALIZAČNÍ VÝTLAK
- KANALIZAČNÍ VÝTLAK - PASTVINY (VIZ SAMOSTATNÁ PD)
- STÁVAJÍCÍ KANALIZACE - VAK JABLONNÉ n/O
- STÁVAJÍCÍ VODOVOD - VAK JABLONNÉ n/O
- NAVRHOVANÁ ČERPAČÍ STANICE ČS 1
- INTENZIFIKACE HLAVNÍ ČERPAČÍ STANICE HČS



Vodohospodářsko-inženýrské služby spol. s r. o., Na Střežině 1079, 500 03 Hradec Králové
tel.: 495 076 011, fax: 495 541 342, e-mail: vis@vishk.cz

DOKUMENTACE PRO ÚZEMNÍ ROZHODNUTÍ

HLAVNÍ ING. PROJEKTU ING. KNÍŽÁK	ZODP. PROJEKTANT ING. KNÍŽÁK	PROJEKTANT PEKÁČ	KONTROLOVAL ING. FOREJTEK
INVESTOR OBEC KLÁŠTEREC NAD ORLICÍ	OBJEDNATEL OBEC KLÁŠTEREC NAD ORLICÍ	FORMÁT 2 A4	
KRAJ PARDUBICKÝ		OBEC OBEC KLÁŠTEREC NAD ORLICÍ	
AKCE KLÁŠTEREC NAD ORLICÍ - SPLAŠKOVÁ KANALIZACE S LIKVIDACÍ ODPADNÍCH VOD NA ČOV KLÁŠTEREC NAD ORLICÍ C.SITUAČNÍ VÝKRESY		DATUM 06/2017	
PŘÍLOHA SITUACE ŠIRŠÍCH VZTAHŮ 1 : 10000		STUPEŇ DŮR	
		Č. ZAK. 08616-330	
		ARCH. Č 08616	
		MĚŘÍTKO 1 : 10000	
		ČÍSLO PŘÍLOHY C.0	

TENTO VÝKRES A JEHO PŘÍLOHY JSOU NAŠIM DUŠEVNÍM VLASTNICTVÍM, NESMÍ BÝT BEZ NAŠEHO PŘEDCHOZÍHO PÍSEMNÉHO SOUHLASU KOPÍROVÁNY, ROZMNOŽOVÁNY ANI ZPŘÍSTUPNĚNY JINÝM OSOBÁM NEBO FIRMÁM